




通信司令室、機械室 1:50

災害対策作戦室機械室 1-50

電算室、機械室、1:50

冷媒配管サイズ

記号	サイズ表
ハ	(9.52 ^φ 22.20 ^φ)
イ	(12.7 ^φ 25.4 ^φ)
ヘ	(9.5 ^φ 15.9 ^φ)

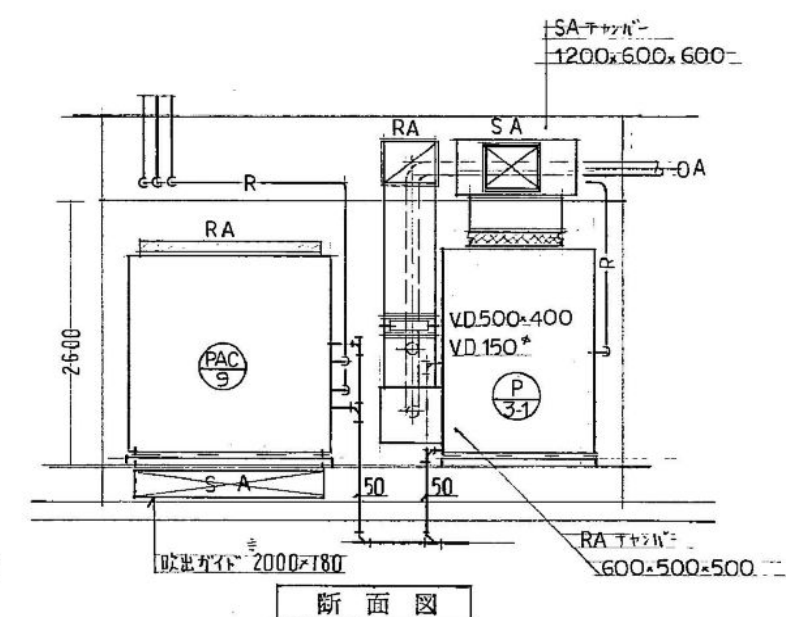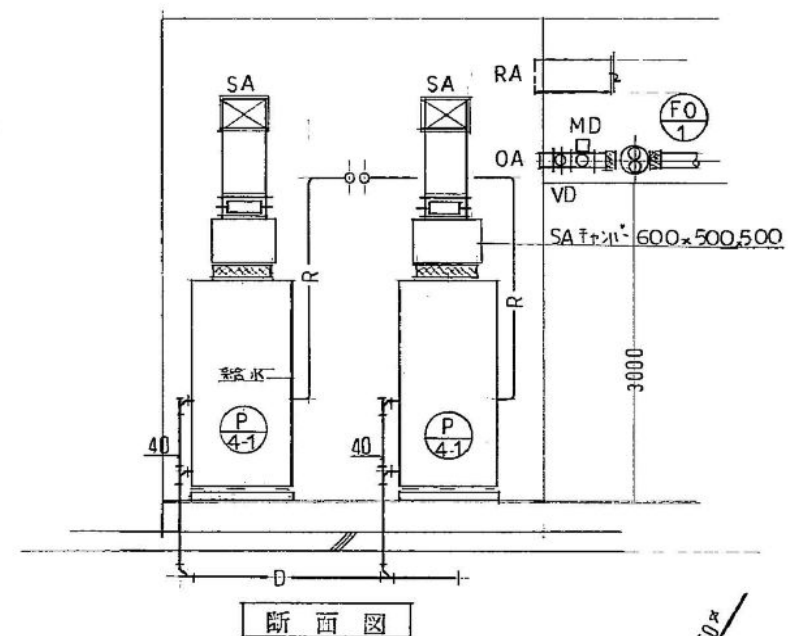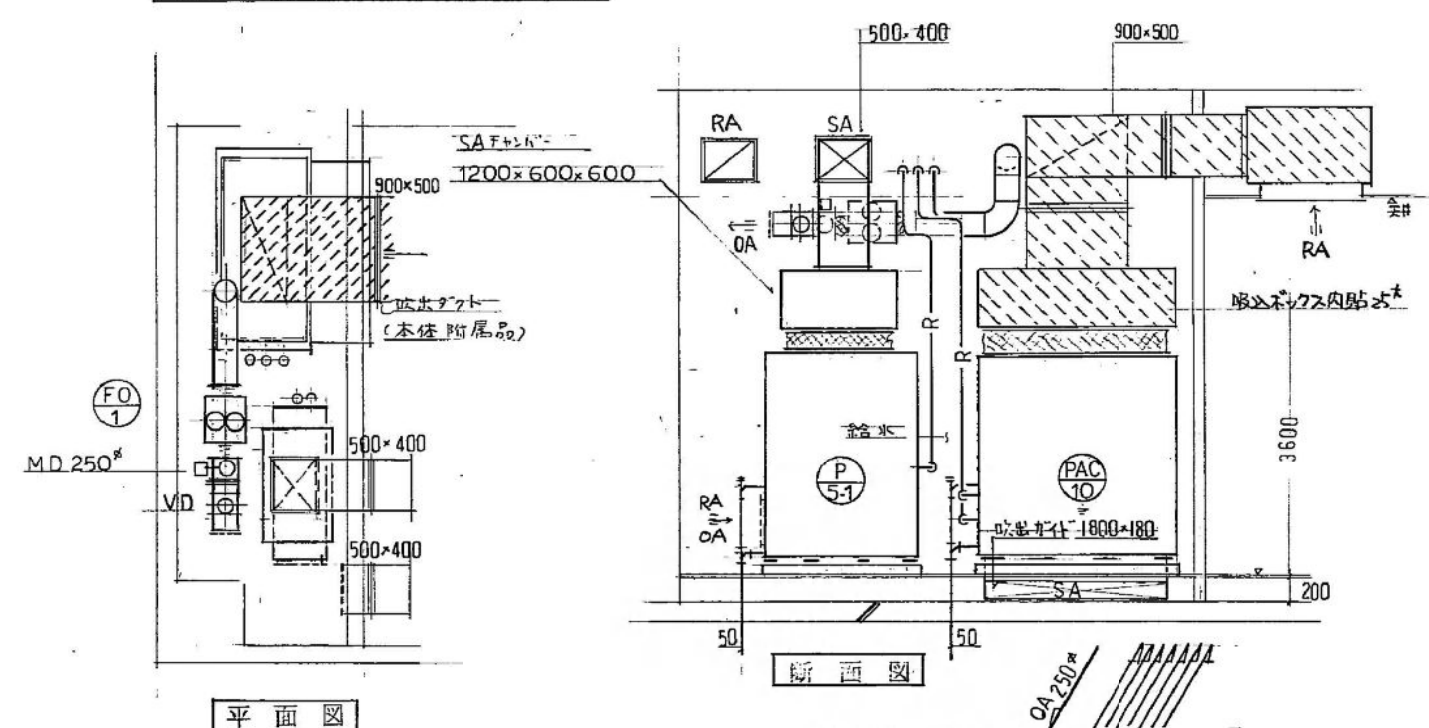

男子 WC	
EA 800 ^{m3} /h	
スリット 300 ^v (S)	2
BOX 400 ^v ×300 ^h	

SA 1740 ^{m3} /H	
スコット 300 ^a (S)	3
BOX 400 ^a × 300 ^H 3ヶ	
OA 400 ^{m3} /H	
—	
RA 1240 ^{m3} /H	
スコット 450 ^a (S)	1
BOX 550 ^a × 300 ^H	

全體休息
OA 270 $\frac{3}{4}$ H
—
EA 200 $\frac{3}{4}$ H
—

事務室
0A 270 ^{m³} /H
—
EA 200 ^{m³} /H
—

食 堂
0A 270 m^3/h
—
EA 200 m^3/h


EAG - 建築
EA 1880 m^3/H
有交力 0.13 m^2

BOX 1500×400×300
(中仕切付)

電算室	
SA 4320 ^{ms} _H	
E ₂ -1 ² 25(SED)	6
BOX 350 ⁰ × 300 ¹¹	6 分
RA 4220 ^{ms} _H	
スリット 800 ⁰	1
BOX 900 ⁰ × 500 ⁰	
OA 100 ^{ms} _H	
—	
EA 100 ^{ms} _H	
スリット 200 ⁰	1
BOX 300 ⁰ × 300 ¹¹	

災害対策作戦室	
SA 2160 $\times \frac{3}{4}$	2 台
BL-1500 (S)	6
BOX 1700 $\times$ 200 $\times$ 300、6 台	
RA 1860 $\times \frac{3}{4}$	2 台
スリット 500 (S)	2
BOX 600 $\times$ 300 $\times$ 2 台	
OA 600 $\times \frac{3}{4}$	
—	
EA 600 $\times \frac{3}{4}$	
スリット 300 $\times$	1
BOX 400 $\times$ 300 $\times$ 1	

通信司令室	
SA 4320 ^{m_H} (P-5-1)	
BL-2000 ^E (S)	9
BOX 2200×200×300	
RA 3720 ^{m_H}	
スワット 700 ^u	1
BOX 800 ^u ×500 ^H	
O A 600 ^u × ^H	
—	
EA 600 ^{m_H}	
スワット 300 ^u	1
BOX 400 ^u ×300 ^H	
SA 1740 ^{m_H} (P-5-2)	
VH-600×300	1
BOX 600×300×400	
RA 1740 ^{m_H}	
スワット 500 ^u	1
BOX 600 ^u ×300	

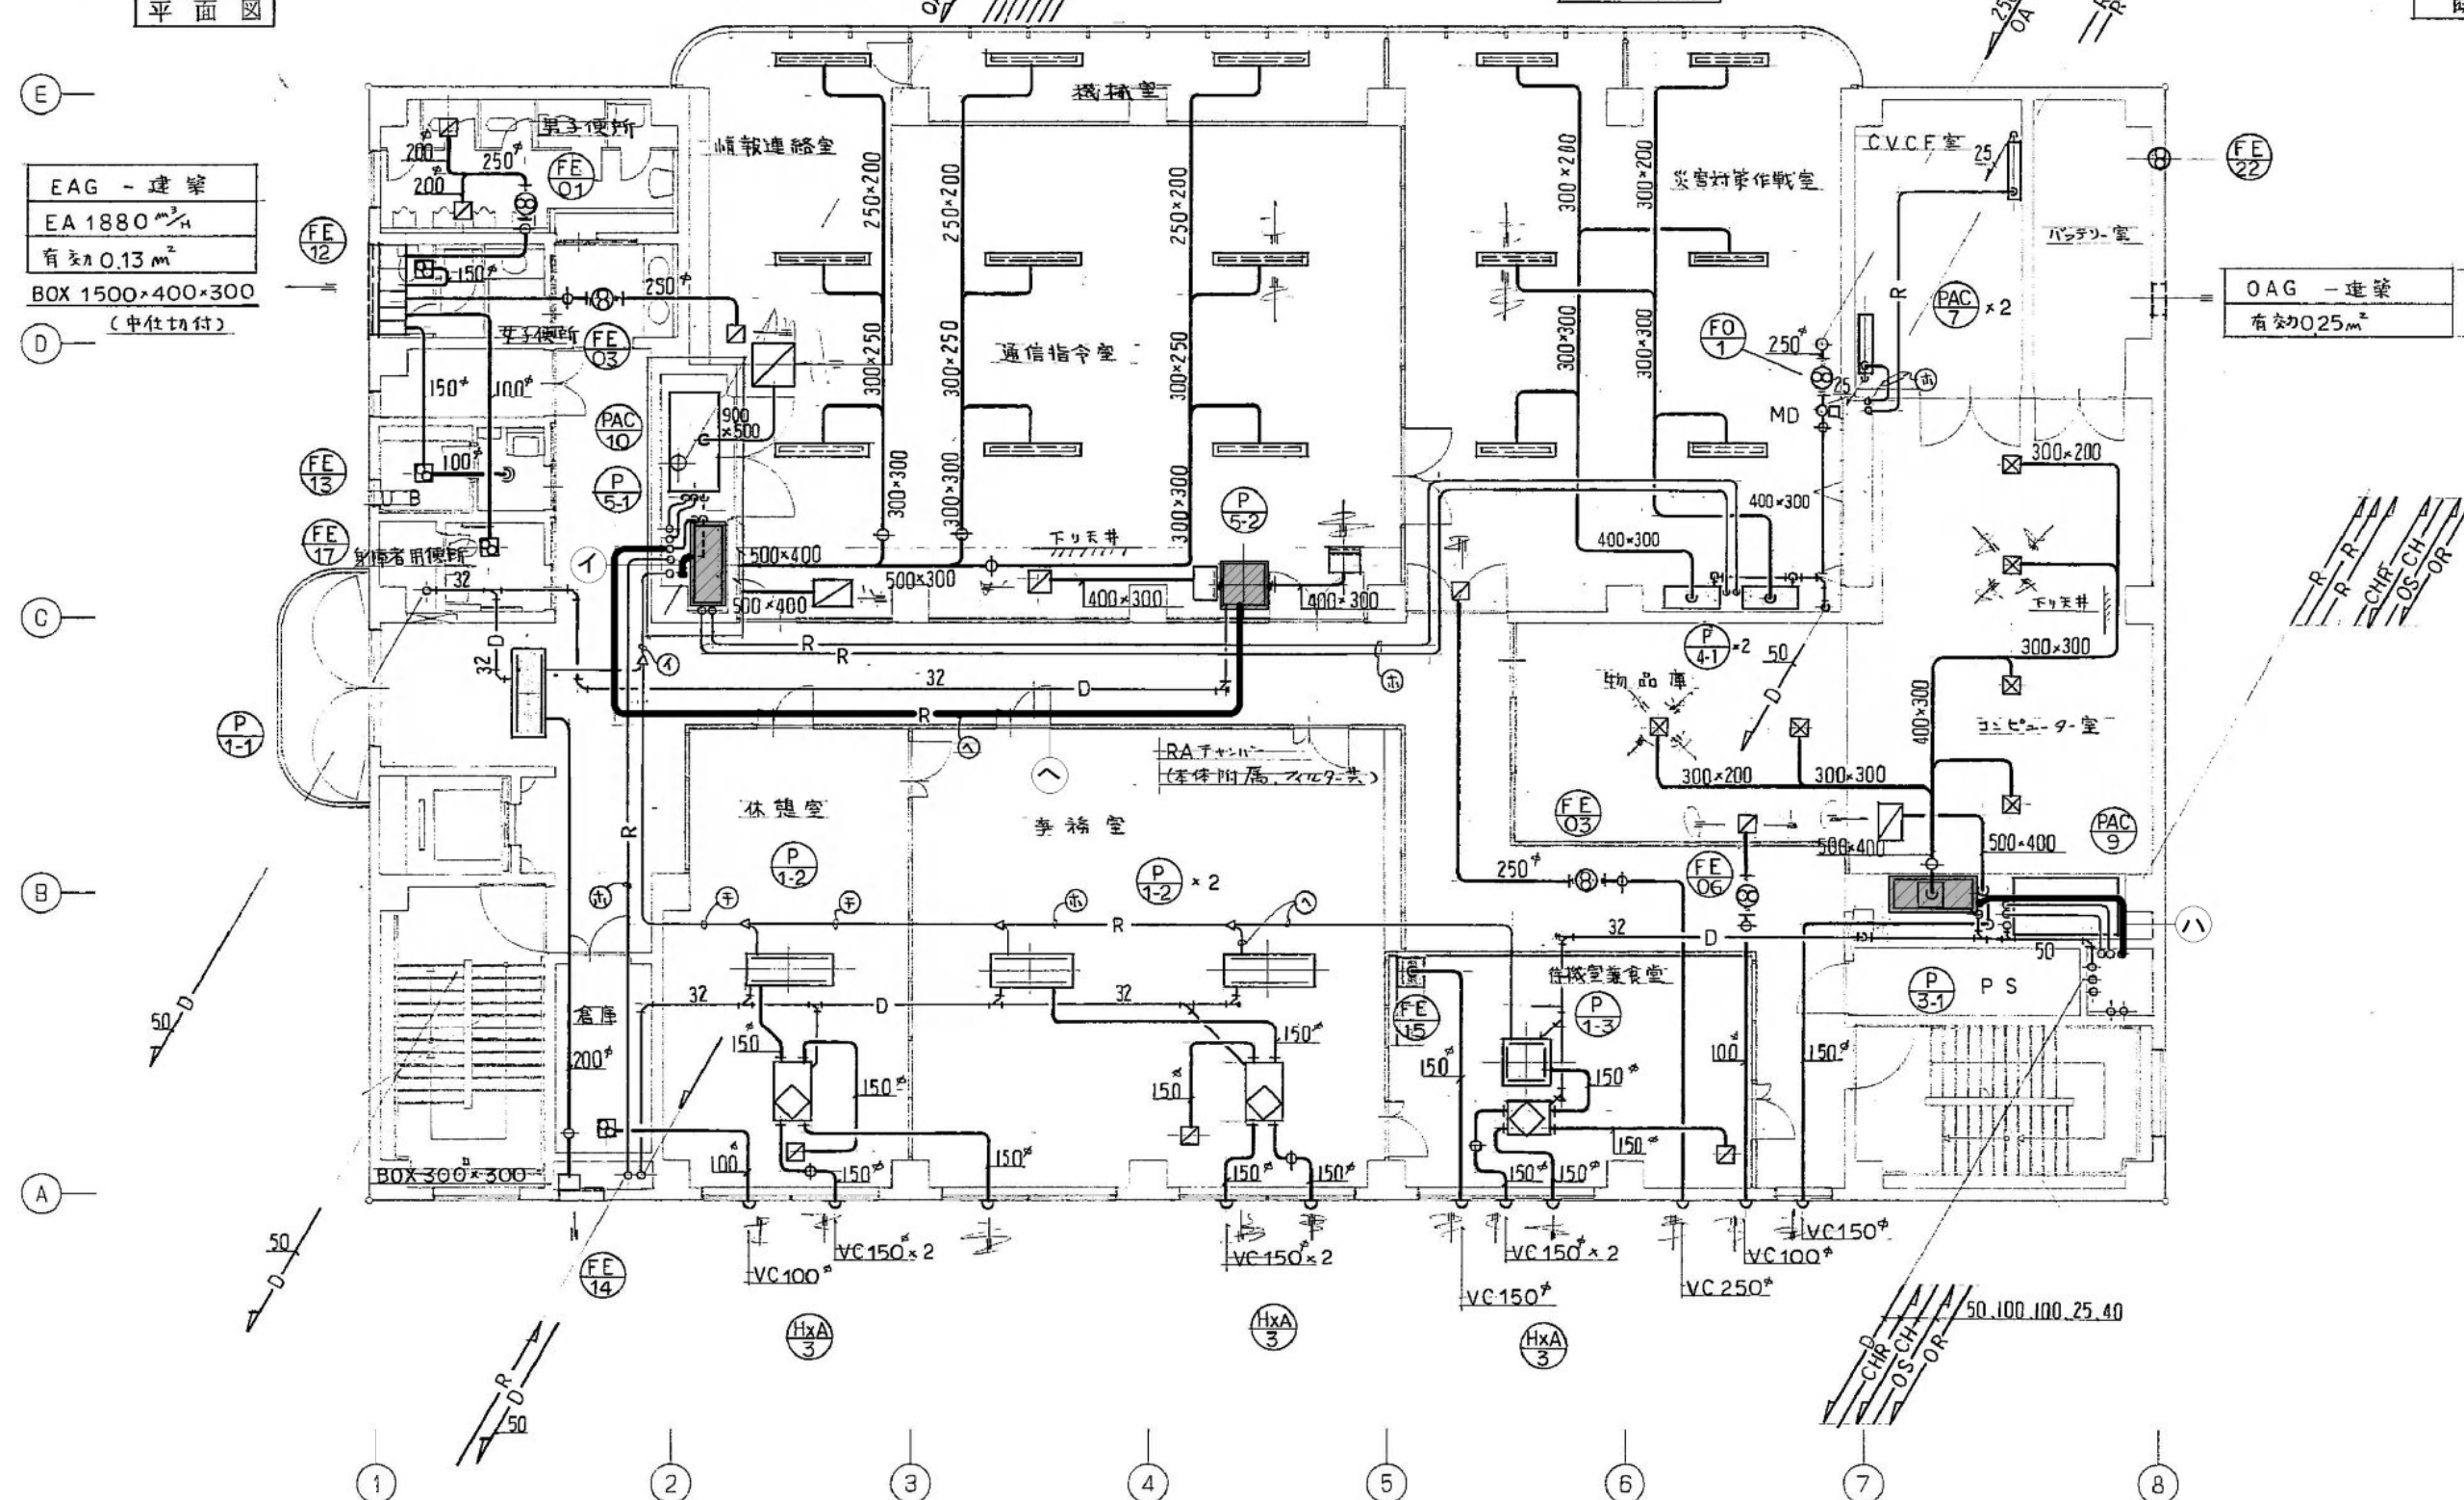

【凡例】

 は更新機器を示す。

—— は撤去の上、新設
既設ルートで施工できない場合は別ルートを検討

年 度	R7	件 名	奈良市消防局第2庁舎空調設備改修工事			
種 別	空調調和設備 3階平面図		縮 尺	NON	7 枚 の 内	4
奈良市消防局総務課						

年度	R7	件名	奈良市消防局第2庁舎空調設備改修工事			
種別	幹線、動力設備 3階平面図		縮尺	NON	7 枚の 内	6
奈良市消防局総務課						